


MAPA DO CELÓW PROJEKTOWYCH

Oznaczenie kancelaryjne zgłoszenia pracy geodezyjnej		GN-OD.6641.72.2016
Nazwa miejscowości	Złotów dz. 229/10, 230/12, 130	
Jednostka ewidencyjna	miasto Złotów	
Identyfikator	303101_1	
Nazwa	0087	
Identyfikator	Złotów	
Nazwa	1: 500	
Skala mapy	1965 strona 3	
Nazwa układu współrzędnych	Krosznadt 86	
Oznaczenie obszaru, który był przedmiotem aktualizacji	---	
Informacje o służebnościach gruntowych mających wpływ na zagospodarowanie gruntów, zlokalizowanych w granicach projektowanej inwestycji	służebność grunтова nie wpływa na zagospodarowanie gruntów.	
Data opracowania mapy	1.02.2016	
Sekcja mapy	343.414.051.4 343.414.053.2	
 mgr inż. Krzysztof Kroil ul. Grochowskię 18 77-400 ZŁOTÓW tel. 692 242 800 NIP 7671447714 REGON 300752680		mgr inż. Krzysztof Kroil GEODETA I URZĄDNIK ul. Grochowskię 18 77-400 ZŁOTÓW tel. 692 242 800 nr uprawnień i podpis geodety
Informacje dodatkowe: Nie wyklucza się istnienia w terenie innych nie wskazanych na niniejszej mapie urządzeń podziemnych które nie zostały zgłoszone do aktualizacji		



Poświadczam się, że niniejszy dokument został opracowany w wyniku prac geodezyjnych i kartograficznych, których rezultaty zawiera operat techniczny wpisany do ewidencji materiałów państwowego zasobu geodezyjnego i kartograficznego

STAROSTA ZŁOTÓWSKI

303101 2016 158


(Identyfikator ewidencyjny materiału zasobu - operatu technicznego)

2016-02-02

(Data wpisania operatu technicznego do ewidencji materiałów zasobu)

(Imię, nazwisko i podpis osoby reprezentującej organ)

Projekt zagospodarowania terenu dla budowy sieci kanalizacji deszczowej i przyłączy kanalizacji deszczowej

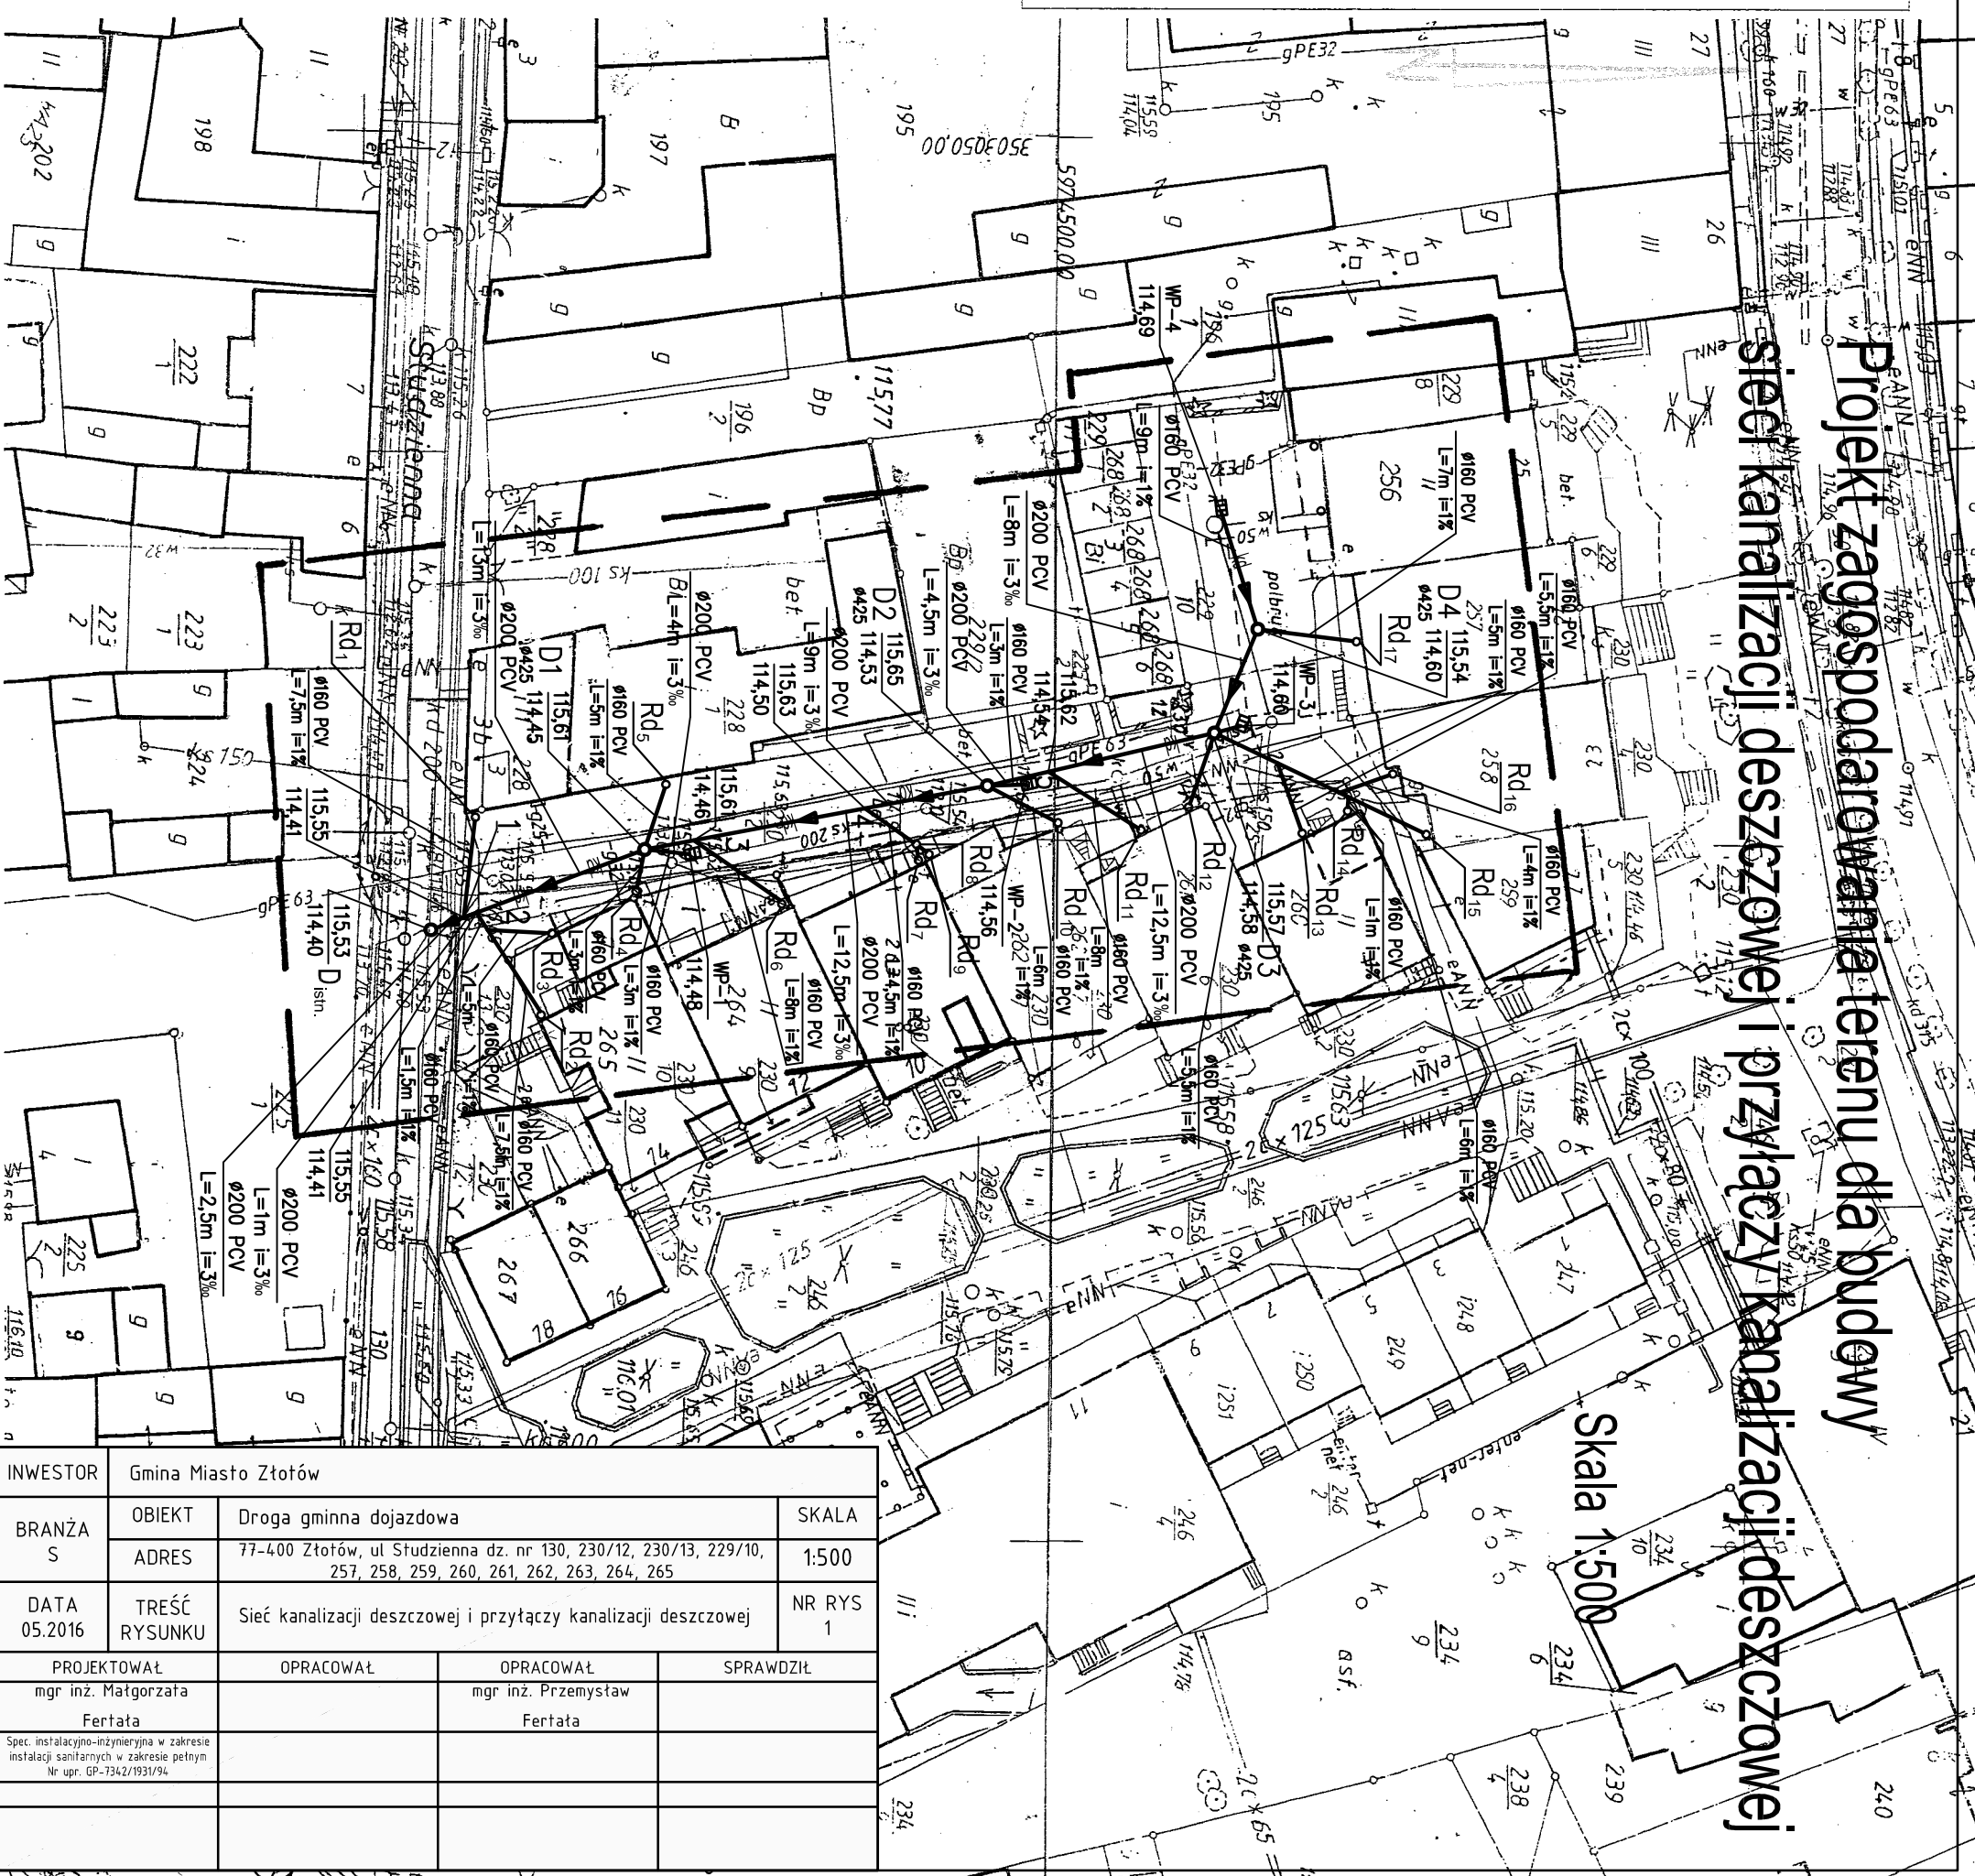

INWESTOR	Gmina Miasto Złotów		
BRANŻA	OBIEKT	Droga gminna dojazdowa	SKALA
	ADRES	77-400 Złotów, ul. Studzienna dz. nr 130, 230/12, 230/13, 229/10, 257, 258, 259, 260, 261, 262, 263, 264, 265	1:500
DATA	TREŚĆ RYSUNKU	Sieć kanalizacji deszczowej i przyłączy kanalizacji deszczowej	NR RYS
05.2016			1
PROJEKTOWAŁ	OPRACOWAŁ	OPRACOWAŁ	SPRAWDZIŁ
mgr inż. Małgorzata Fertata		mgr inż. Przemysław Fertata	
Spec. instalacyjno-inżynierska w zakresie instalacji sanitarnych w zakresie pełnym Nr upr. GP-7342/1931/94			

Skala 1:500