



RZUT PARTERU

INSTALACJA ELEKTRYCZNA

- × WYPUST OŚWIETLENIOWY
- ⊕ DZWONEK
- ⊖ OPRAWA ZE ŚWIATŁEM - YE
- ⊖ OPRAWA ZE ŚWIATŁEM - WH

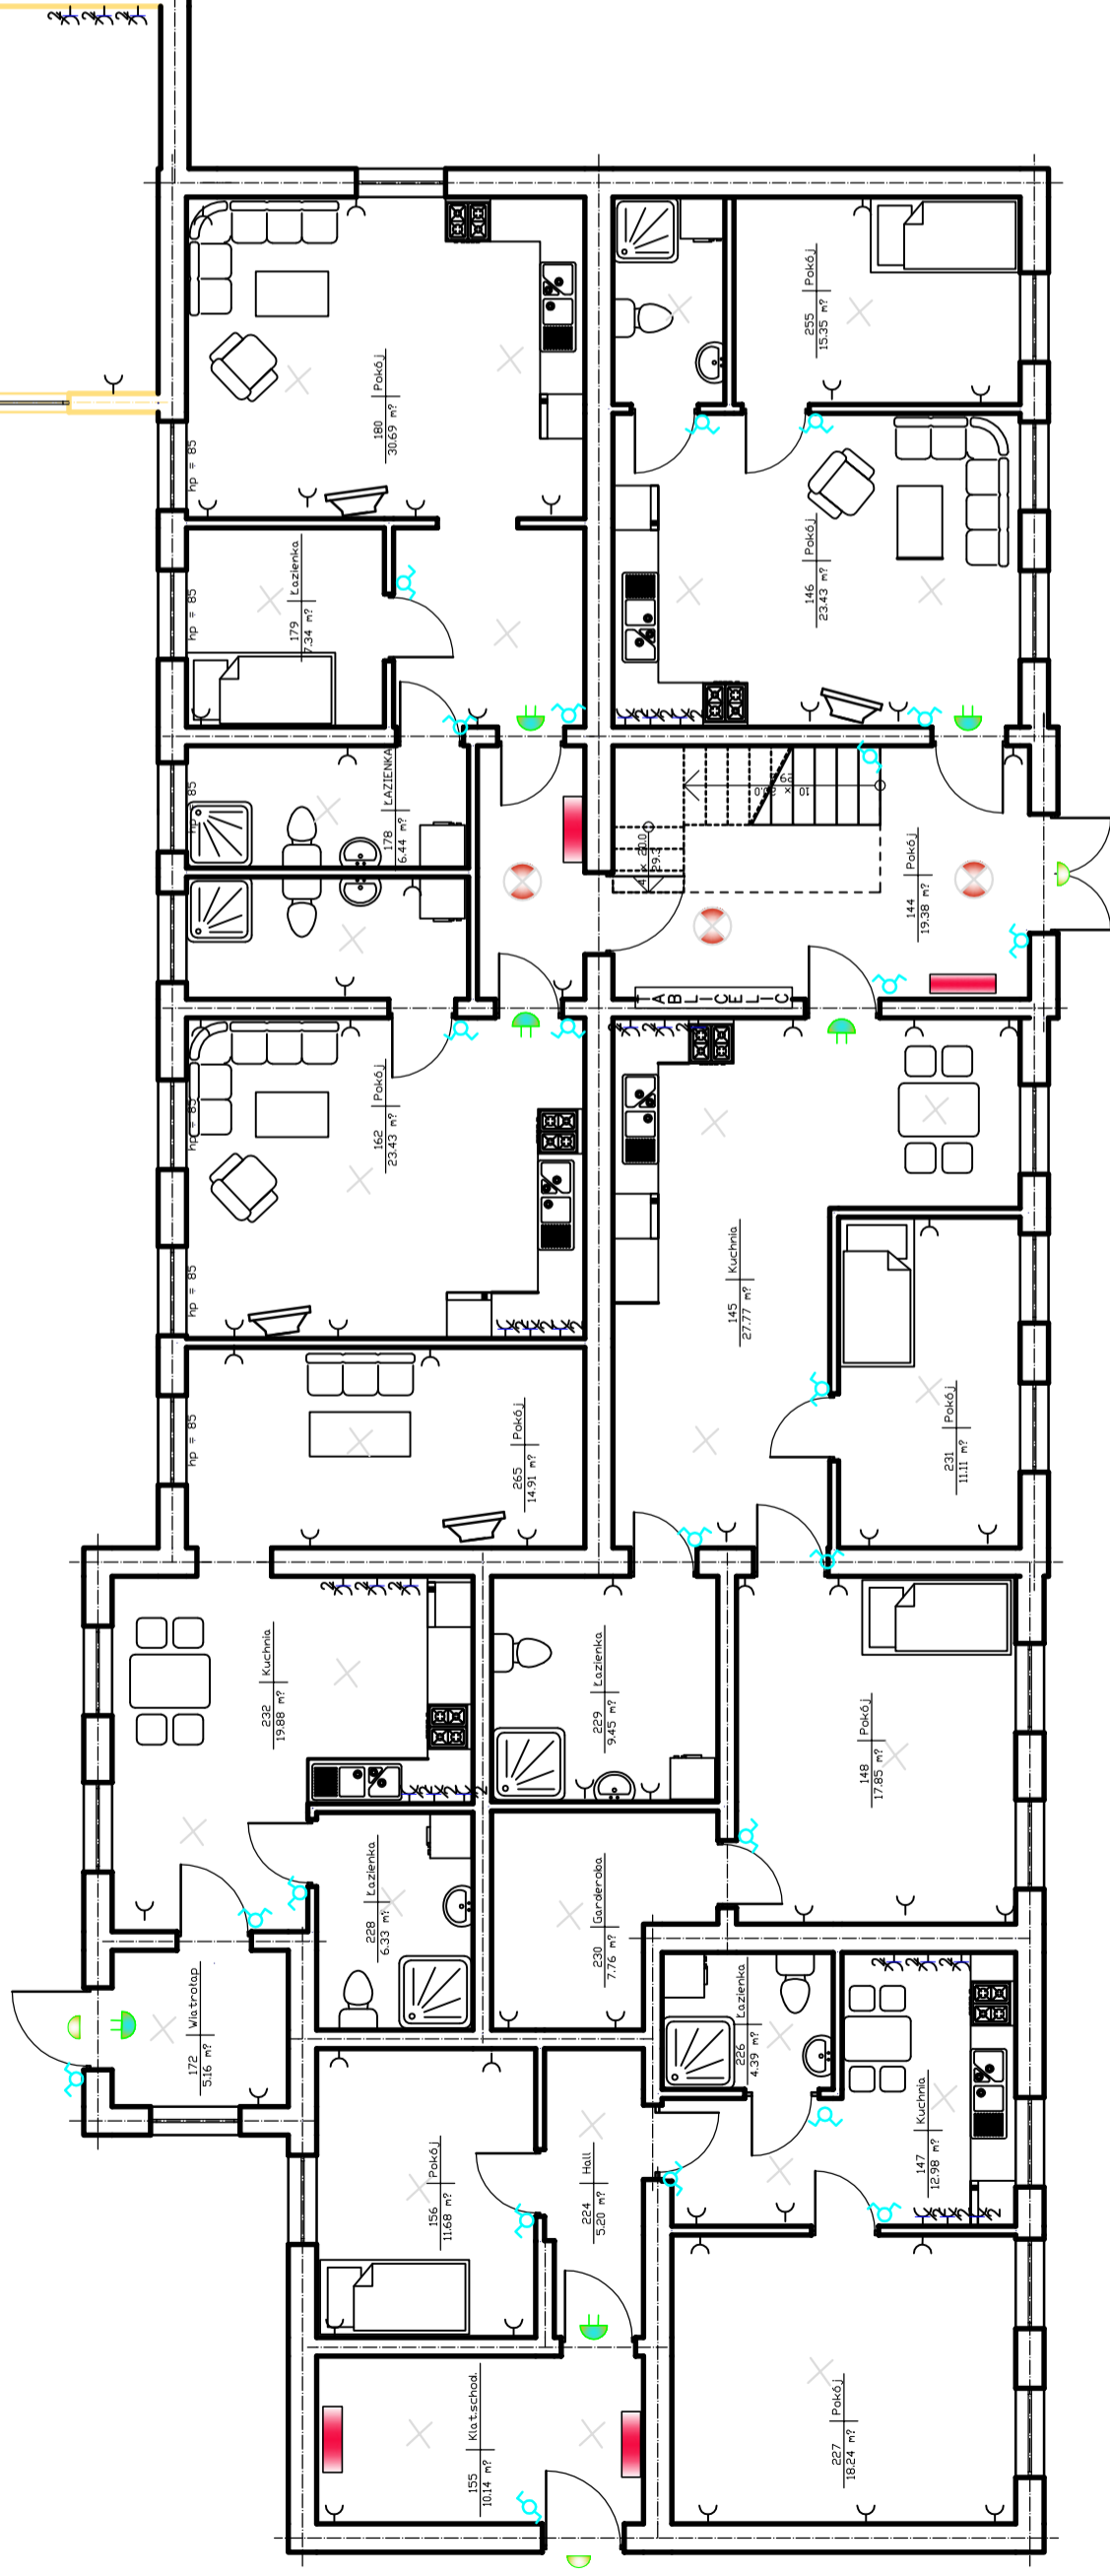

- ⊗ OPRAWA WŁ. UZNANIA INWESTORA
- ⊖ Gniazdo 10A/230V
- ⊖ WYŁĄCZNIK SCHODOWY
- ⊖ OPRAWA WŁ. UZNANIA INWESTORA
- ⊖ OPRAWA WŁ. UZNANIA INWESTORA
- OPRAWA JARZENIOWA PRZOCZESZKA JARW P 54 PHILIPS
- OPRAWA JARZENIOWA 1x18W P 54 PHILIPS
- ROZDZIELNICA GŁÓWNA Z UKŁADEM POMIAROWYM
- OPRAWA AWARYJNA Z INWENTARIEM 2b

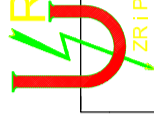

JEDNOSTKA PROJEKTOWA
ZAKŁAD ROBÓT I POMIARÓW ELEKTRYCZNYCH
 ROMAN URBAŃSKI
 77-400 ŻŁOTÓW, ul. Żaluny 14
 BUDYNEK MIESZKALNY WIELORODZINNY
 DZIAŁKA Nr. ŻŁOTÓW

INWESTOR	MIEJSKI ZAKŁAD GOSPODARKI LOKALAMI 77-400 ŻŁOTÓW ul. ALEJA PIASTA	
PROJEKTOWAŁ	tech. ROMAN URBAŃSKI UAN-8345/1402/89 WKP/IE/5339/01	
OPRACOWAŁ	tech. ROMAN URBAŃSKI UAN-8345/1402/89	
TYTUŁ RYSUNKU	PARTER – INSTALACJE ELEKTRYCZNE	

BRANŻA ELEKTRYCZNA	DATA STYCZEŃ 2011	SKALA 1:100	NR RYSUNKU PB/E-01
--------------------	-------------------	-------------	--------------------

- UKŁAD PRACY ROZDZIELNICY RG – TN – S
- OCHRONA PRZECIWPORAŻENIOWA SAMOCZYNNIE WYŁĄCZENIE SPOD NAPIĘCIA
- OCHRONA DODATKOWA – ZEROWANIE I WYŁĄCZNIKI PRZECIWPORAŻENIOWE
- OCHRONA PODSTAWOWA – ODPOWIEDNIE IZOLACJE
- PRZEWODY YDYżo 3x1,5mm² – OŚWIETLENIE
- PRZEWODY YDYżo 3x1,5mm² – GNIAZDA POKOI
- PRZEWODY YDYżo 3x2,5mm² – GNIAZDA 230/10A
- PRZEWODY YDYżo 5x4mm² – GNIAZDA 400/32A