
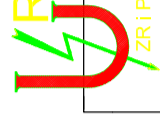


RZUT PODDASZA

- × WYPUST OŚWIETLENIOWY
- ⊕ DZWONEK
- ⊖ OPRAWA ZE ŚWIATŁEM - YE
- ⊖ OPRAWA ZE ŚWIATŁEM - WH

INSTALACJA ELEKTRYCZNA

- ⊗ OPRAWA W.G. UZNAMIA INWESTORA
- ⊖ Gniazdo 10A/230V
- ⊖ WYŁĄCZNIK SCHODOWY
- ⊖ OPRAWA W.G. UZNAMIA INWESTORA
- ⊖ OPRAWA W.G. UZNAMIA INWESTORA
- ⊖ OPRAWA JARZENIOWA PYŁOSZCZELNA 3x36W IP 54 PHILIPS
- ⊖ OPRAWA JARZENIOWA 1x18W IP 54 PHILIPS
- RG-P ROZDZIELNICA GŁÓWNA Z UKŁADEM POMIAROWYM.
- ⊖ OPRAWA AMERYKAŃSKA Z INWENTARZEM 2h

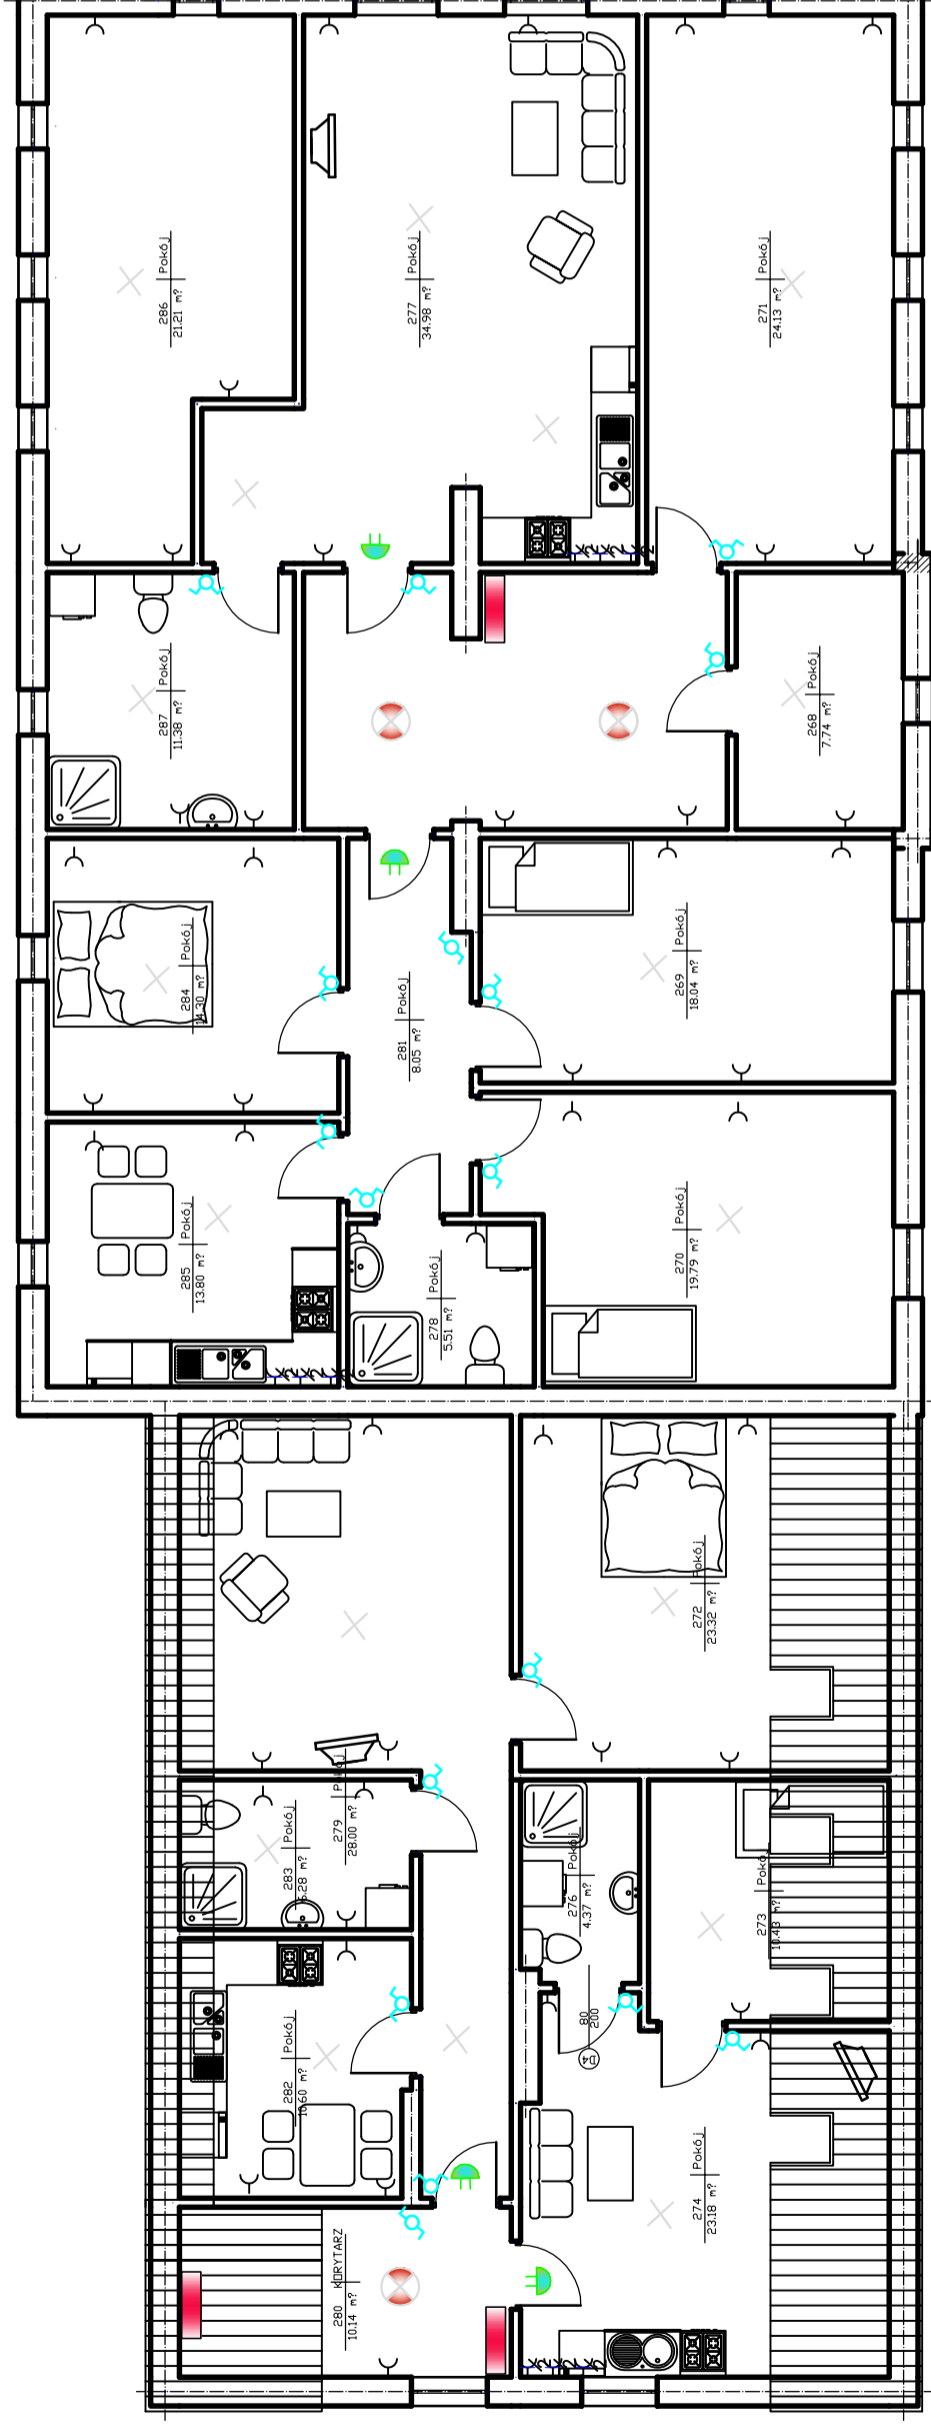

JEDNOSTKA PROJEKTOWA
ZAKŁAD ROBÓT I POMIARÓW ELEKTRYCZNYCH
ROMAN URBAŃSKI
77-400 ŻŁOTÓW, ul. Żaluny 14

OBIEKT
BUDYNEK MIESZKALNY WIELORODZINNY
DZIAŁKA Nr. Żłotów

INWESTOR
MIEJSKI ZAKŁAD GOSPODARKI
LOKALAMI
77-400 ŻŁOTÓW ul. Aleja Piasta

PROJEKTOWAŁ

tech. ROMAN URBAŃSKI
UAN-8345/1402/89
WKP/IE/5339/01

OPRACOWAŁ

tech. ROMAN URBAŃSKI
UAN-8345/1402/89

TYTUŁ RYSUNKU

PODDASZE- INSTALACJE ELEKTRYCZNE

BRANŻA
ELEKTRYCZNA

DATA
STYCZEŃ 2011

SKALA
1:100

NR RYSUNKU
PB/E-03

- UKŁAD PRACY ROZDZIELNICY RG - TN - S
- OCHRONA PRZECIWPORAŻENIOWA SAMOCZYNNIE WYŁĄCZENIE SPOD NAPIĘCIA
- OCHRONA DODATKOWA - ZEROWANIE I WYŁĄCZNIKI PRZECIWPORAŻENIOWE
- OCHRONA PODSTAWOWA - ODPOWIEDNIE IZOLACJE
- PRZEWODY YDYżo 3x1,5mm² - OŚWIETLENIE
- PRZEWODY YDYżo 3x1,5mm² - GNIAZDA POKOI
- PRZEWODY YDYżo 3x2,5mm² - GNIAZDA 230/10A
- PRZEWODY YDYżo 5x4mm² - GNIAZDA 400/32A