 


PIWNICA

## INSTALACJE WOD-KAN I P.POŻ - RZUT PIWNIC- ANEKS

SZCZEGÓL OMIAROWANIA WODY WODMIERZ GŁÓWNY  
SPRZĘŻONY KOŁNIERZOWY 50 C / PN 16 (POZ. H) TYP MWN/JS 50/2,5-S , 15m /h



LW-1 SZCZEGÓL OMIAROWANIA WODY DLA STREFY ORLIKA




WYKAZ POMIESZCZEŃ

NR	NAZWA POMIESZCZENIA	POWIERZ.	POSADZKA
1	KORYTARZ	20,70	POS. BETON.
2	POM. GOSPODARCZE	37,40	POS. BETON.
3	WĘZEŁ CIEPLNY	7,10	POS. BETON.
4	ZSYF OPALU	7,20	POS. BETON.
5	WYCIĄG ZUŻŁA	4,80	POS. BETON.
6	POM. GOSPODARCZE	26,60	POS. BETON.
7	PIWNICA	47,80	POS. BETON.
RAZEM		151,60	

### LEGENDA

- Nazwa linii przewód wody zimnej - projektowany
- Nazwa linii przewód wody zimnej - istniejący
- Nazwa linii przewód wody ciepłej - projektowany
- Nazwa linii przewód wody ciepłej - istniejący
- Nazwa linii przewód kanalizacyjny - projektowany
- Nazwa linii przewód kanalizacyjny - istniejący
- Nazwa linii przewód cyrkulacyjny - projektowany
- K1 pion kanalizacji sanitarnej - projektowany
- K1 pion kanalizacji sanitarnej - istniejący
- Wp-1 wpust podłogowy dla ścieków sanitarnych - projektowany
- W1 pion wodny - istniejący
- W1 pion wodny - projektowany

UWAGA  
pozostała część istniejących instalacji sanitarnych  
przeznaczona jest do rozbioru  
piony K1 i K2 istniejące z 0,075 żel przewbudować na PVC110

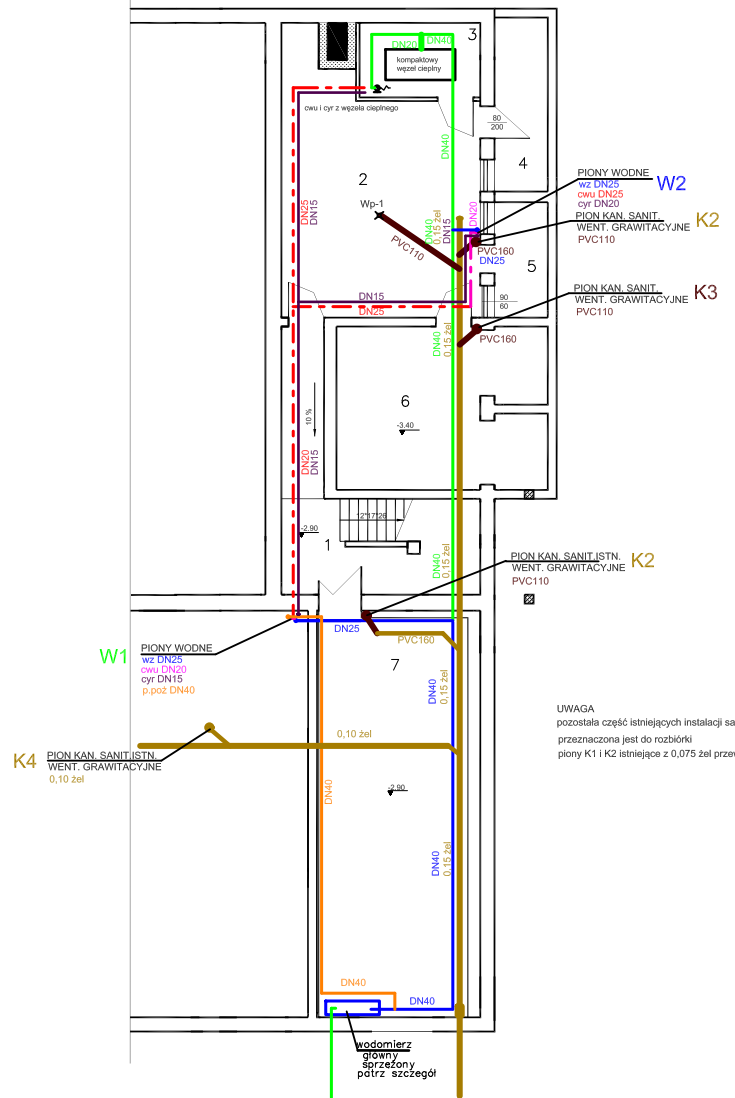

TAX – PRO PRACOWNIA PROJEKTOWA inż.Leszek Kurcin 77-400 ZŁOTÓW ul. REYMONTA 2/2 TEL. 0 672632862	
SKALA 1:100	TEMAT: projekt zamienny - aneks PRZEBUDOWA I ZMIANA SPOSOBU UŻYTKOWANIA HALI SPORTOWEJ
DATA 07.2012	INSTALACJE WOD-KAN I P.POŻ - RZUT PIWNIC
RYS NR 1S/6	BURMISTRZ MIASTA ZŁOTÓW 77-400 ZŁOTÓW UL. MICKIEWICZA 18 DZ. NR 211/17
PROJEKTOWAŁ mgr inż. Małgorzata Fertala	
SPRAWDZIŁ mgr inż. Marcin Poznański	