


1:100
1:250

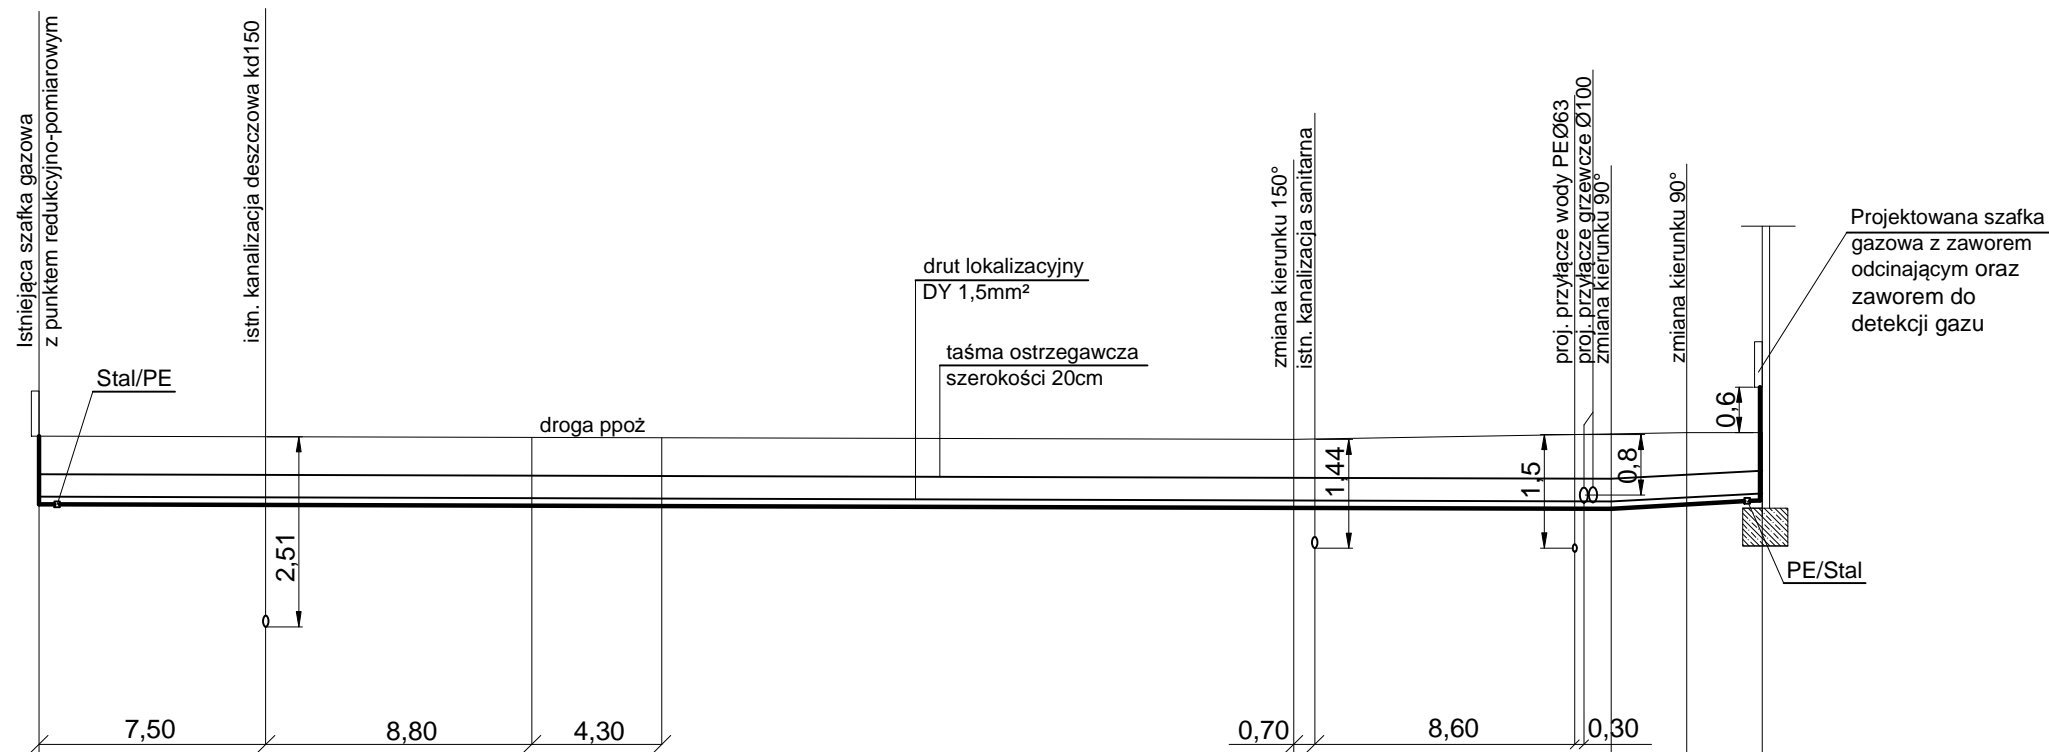

Poziom porównawczy 110,00 m n.p.m.

Rzędna terenu projektowanego	115,37	115,33	115,40	115,42	115,42
Rzędna osi rurociągu	114,47	114,42	114,41	114,47	114,52
Zagłębienie osi rurociągu [m]	0,90	0,91	0,99	0,95	0,90
Odległości [m]		41,50	10,50	2,50	2,50
Średnice, materiał		Spadek PE100-RC, SDR11, Dz110			PE110
Długość trasy [m]	0,00	41,50	52,00	54,50	57,00
	G1	Z1	Z2	Z3	G2

UWAGA!

- PRZED PRYZYSTĄPIENIEM DO ROBÓT MONTAŻOWYCH SPRAWDZIĆ RZĘDNE WŁĄCZENIA ISTNIEJĄCYCH PRZYŁĄCZY
- W MIEJSCU SPODZIEWANYCH SKRZYŻOWAŃ WYKOPY WYKONAĆ SPOSOBEM RĘCZNYM
- PROFIL ROZPATRYWAĆ Z PLANEM SYTUACYJNYM
- PRZED PRYZYSTĄPIENIEM DO ROBÓT ZAPOZNAĆ SIĘ Z ISTNIEJĄCYM UZBROJENIEM ORAZ POWIADOMIĆ WŁAŚCICIELI UZBROJENIA

PROJEKTOWANIE I NADZÓR BUDOWLANY "PRO-BUD"
77-400 ŻŁOTÓW, ul.NORWIDA 7

TEMAT :	PROFIL INSTALACJI GAZU W ZIEMI	
OBIEKT :	SALA SPORTOWA	BRANŻA: SANITARNA
ADRES :	77-400 ŻŁOTÓW, UL. 8-EGO MARCA DZIAŁKA NR 46/5	PROJEKT WYKONAWCZY
INWESTOR :	GMINA MIASTO ŻŁOTÓW Al. Piasta 1 77-400 ŻŁOTÓW	SKALA: 1:100/250
PROJ. SANIT.:	inż. PAWEŁ KOPACZ UPR. BUD. DO PROJEKTOWANIA BEZ OGRANICZEŃ W SPECJALNOŚCI SANITARNEJ NR EWID. WKP/0364/P005/11	
SPRAW. SANIT.:	mgr inż. MAŁGORZATA GUGAŁA UPR. BUD. DO PROJEKTOWANIA BEZ OGRANICZEŃ W SPECJALNOŚCI SANITARNEJ NR EWID. WKP/0153P005/03	
OPRACOWAŁA:	mgr inż. MARTA METZGER	
DATA	LISTOPAD 2015r.	NR RYS. S-13