 

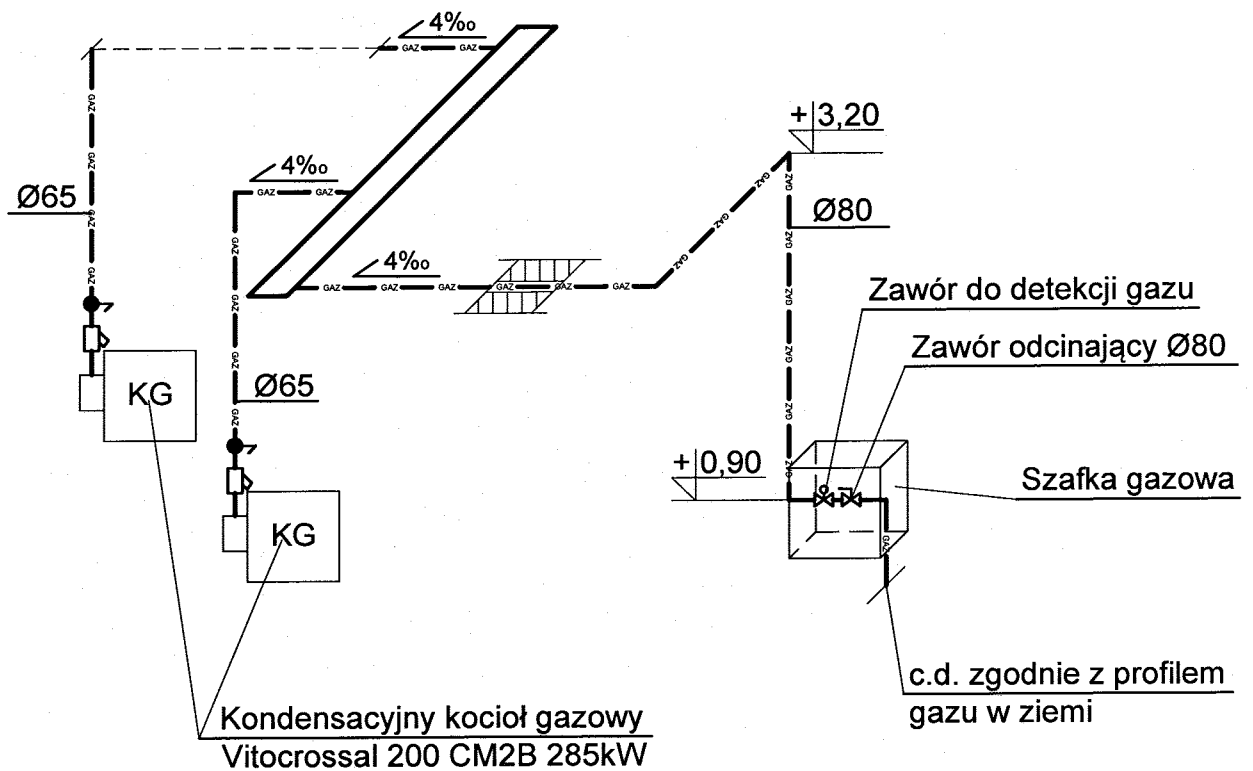



PROJEKTOWANIE I NADZÓR BUDOWLANY "PRO-BUD" 77-400 ZŁOTÓW, ul.NORWIDA 7			
TEMAT :	RZUT PROJEKTOWANEJ KOTŁOWNI		
OBIEKT :	SALA SPORTOWA	BRANŻA:	SANITARNA
ADRES :	77-400 ZŁOTÓW, UL. 8-GO MARCA DZIAŁKA NR 46/5	PROJEKT	WYKONAWCZY
INWESTOR :	GMINA MIASTO ZŁOTÓW Al. Piasta 1 77-400 ZŁOTÓW	SKALA:	1:50
PROJ. :	inż. PAWEŁ KOPACZ <small>UPR. BUD. DO PROJEKTOWANIA BEZ OGRANICZEŃ W SPECJALNOŚCI INSTALACYJNEJ NR EWID. WKP/0364/POOS/11</small>	 	
SPRAW. :	mgr inż. MAŁGORZATA GUGAŁA <small>UPR. BUD. DO PROJEKTOWANIA BEZ OGRANICZEŃ W SPECJALNOŚCI INSTALACYJNEJ NR EWID. WKP/153/POOS/03</small>		
DATA	LISTOPAD 2015r.	NR RYS.	S-10



PROJEKTOWANIE I NADZÓR BUDOWLANY "PRO-BUD"
77-400 ZŁOTÓW, ul.NORWIDA 7

TEMAT :	RZUT PRZYZIEMIA - AKSONOMETRIA GAZU	
OBIEKT :	SALA SPORTOWA	BRANŻA: SANITARNA
ADRES :	77-400 ZŁOTÓW, UL. 8-EGO MARCA DZIAŁKA NR 46/5	PROJEKT WYKONAWCZY
INWESTOR :	GINA MIASTO ZŁOTÓW Al. Piasta 1 77-400 ZŁOTÓW	SKALA: 1:50
PROJ. SANIT.:	inż. PAWEŁ KOPACZ UPR. BUD. DO PROJEKTOWANIA BEZ OGRANICZEŃ W SPECJALNOŚCI SANITARNEJ NR EWID. WKP/0364/POOS/11	<i>Kopacz</i>
SPRAW. SANIT.:	mgr inż. MAŁGORZATA GUGAŁA UPR. BUD. DO PROJEKTOWANIA BEZ OGRANICZEŃ W SPECJALNOŚCI SANITARNEJ NR EWID. WKP/0153POOS/03	
OPRACOWAŁA:	mgr inż. MARTA METZGER	<i>Metzger</i>
DATA	LISTOPAD 2015r.	NR RYS. S-12

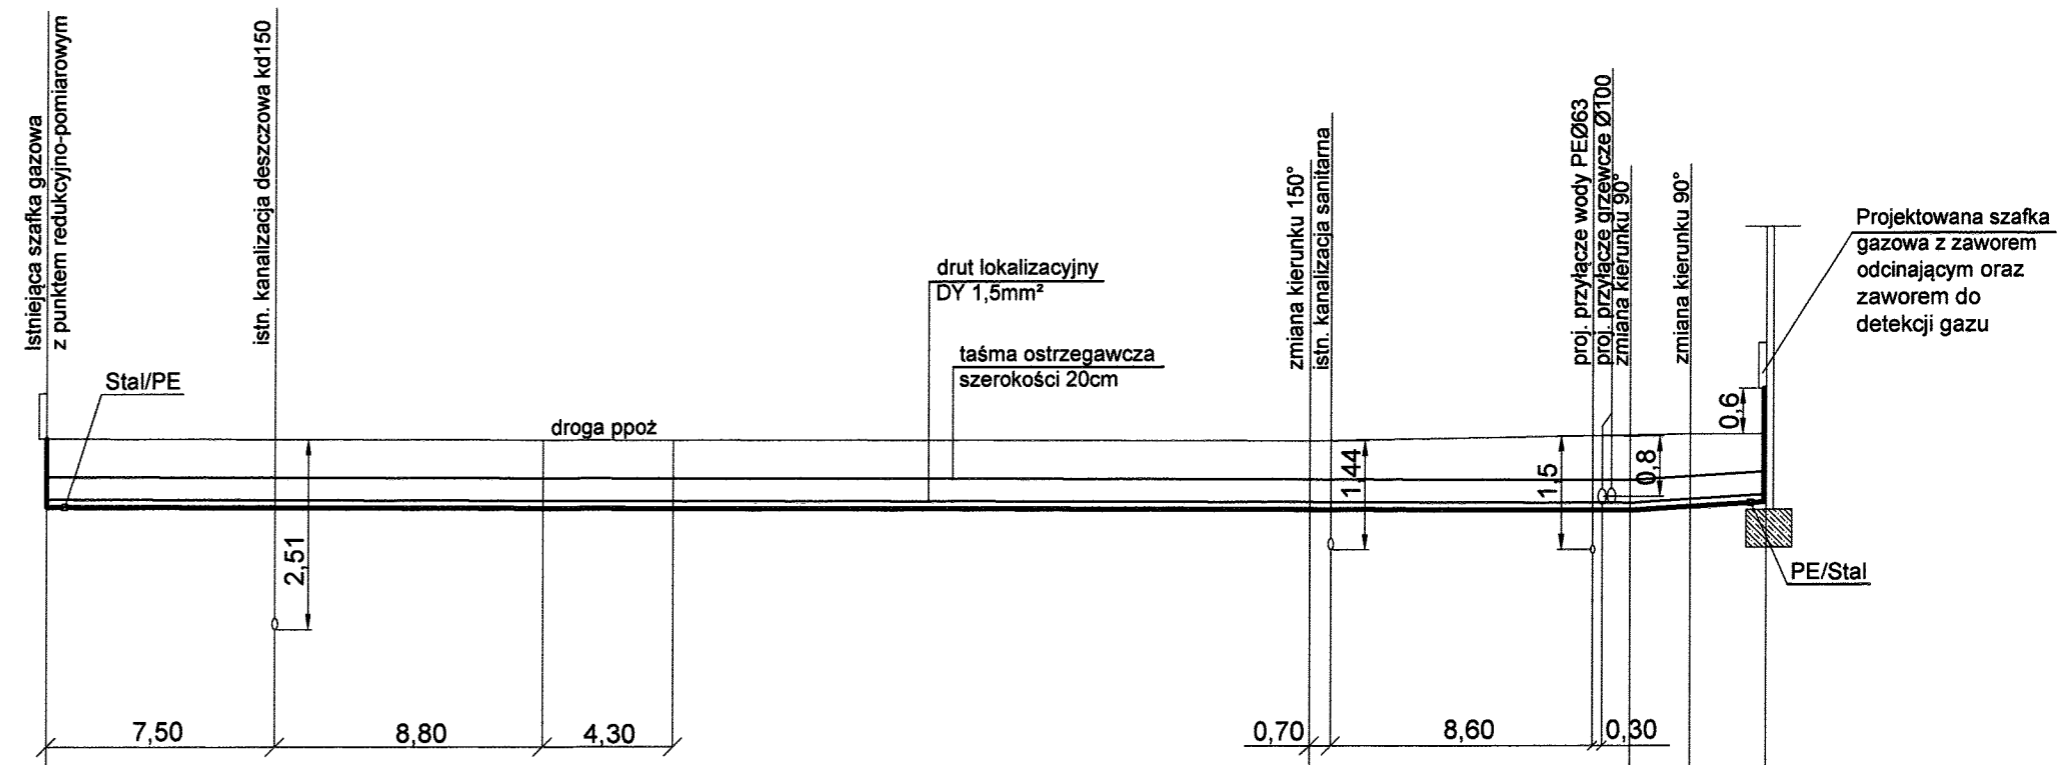1:100
1:250



Poziom porównawczy 110,00 m n.p.m.

Rzędna terenu projektowanego	115.37	115.33	115.40	115.42	115.42
Rzędna osi rurociągu	114.47	114.42	114.41	114.46	114.52
Zagłębienie osi rurociągu [m]	0.90	0.91	0.99	0.96	0.90
Odległości [m]		41,50	10,50	2,00	2,50
Średnice, materiał	Spadek PE100-RC, SDR11, Dz110				PE110
Długość trasy [m]	0.00	41.50	52.00	54.00	56.50
	G1	Z1	Z2	Z3	G2

UWAGA!

- PRZED PRYZYSTĄPIENIEM DO ROBÓT MONTAŻOWYCH SPRAWDZIĆ RZĘDNE WŁĄCZENIA ISTNIEJĄCYCH PRZYŁĄCZY
- W MIEJSCU SPODZIEWANYCH SKRZYŻOWAŃ WYKOPY WYKONAĆ SPOSOBEM RĘCZNYM
- PROFIL ROZPATRYWAĆ Z PLANEM SYTUACYJNYM
- PRZED PRYZYSTĄPIENIEM DO ROBÓT ZAPOZNAĆ SIĘ Z ISTNIEJĄCYM UZBROJENIEM ORAZ POWIADOMIĆ WŁAŚCICIELI UZBROJENIA

PROJEKTOWANIE I NADZÓR BUDOWLANY "PRO-BUD"
77-400 ZŁOTÓW, ul.NORWIDA 7

TEMAT :	PROFIL INSTALACJI GAZU W ZIEMI	
OBIEKT :	SALA SPORTOWA	BRANŻA: SANITARNA
ADRES :	77-400 ZŁOTÓW, UL. 8-EGO MARCA DZIAŁKA NR 46/5	PROJEKT WYKONAWCZY
INWESTOR :	GMINA MIASTO ZŁOTÓW Al. Piasta 1 77-400 ZŁOTÓW	SKALA: 1:100/250
PROJ. SANIT.:	inż. PAWEŁ KOPACZ UPR. BUD. DO PROJEKTOWANIA BEZ OGRANICZEŃ W SPECJALNOŚCI SANITARNEJ NR EWID. WKP/0364/POOS/11	
SPRAW. SANIT.:	mgr inż. MAŁGORZATA GUGAŁA UPR. BUD. DO PROJEKTOWANIA BEZ OGRANICZEŃ W SPECJALNOŚCI SANITARNEJ NR EWID. WKP/0153POOS/03	
OPRACOWAŁA:	mgr inż. MARTA METZGER	
DATA	LISTOPAD 2015r.	NR RYS. S-13