


RZUT PARTERU WOD.KAN.

skala 1:50

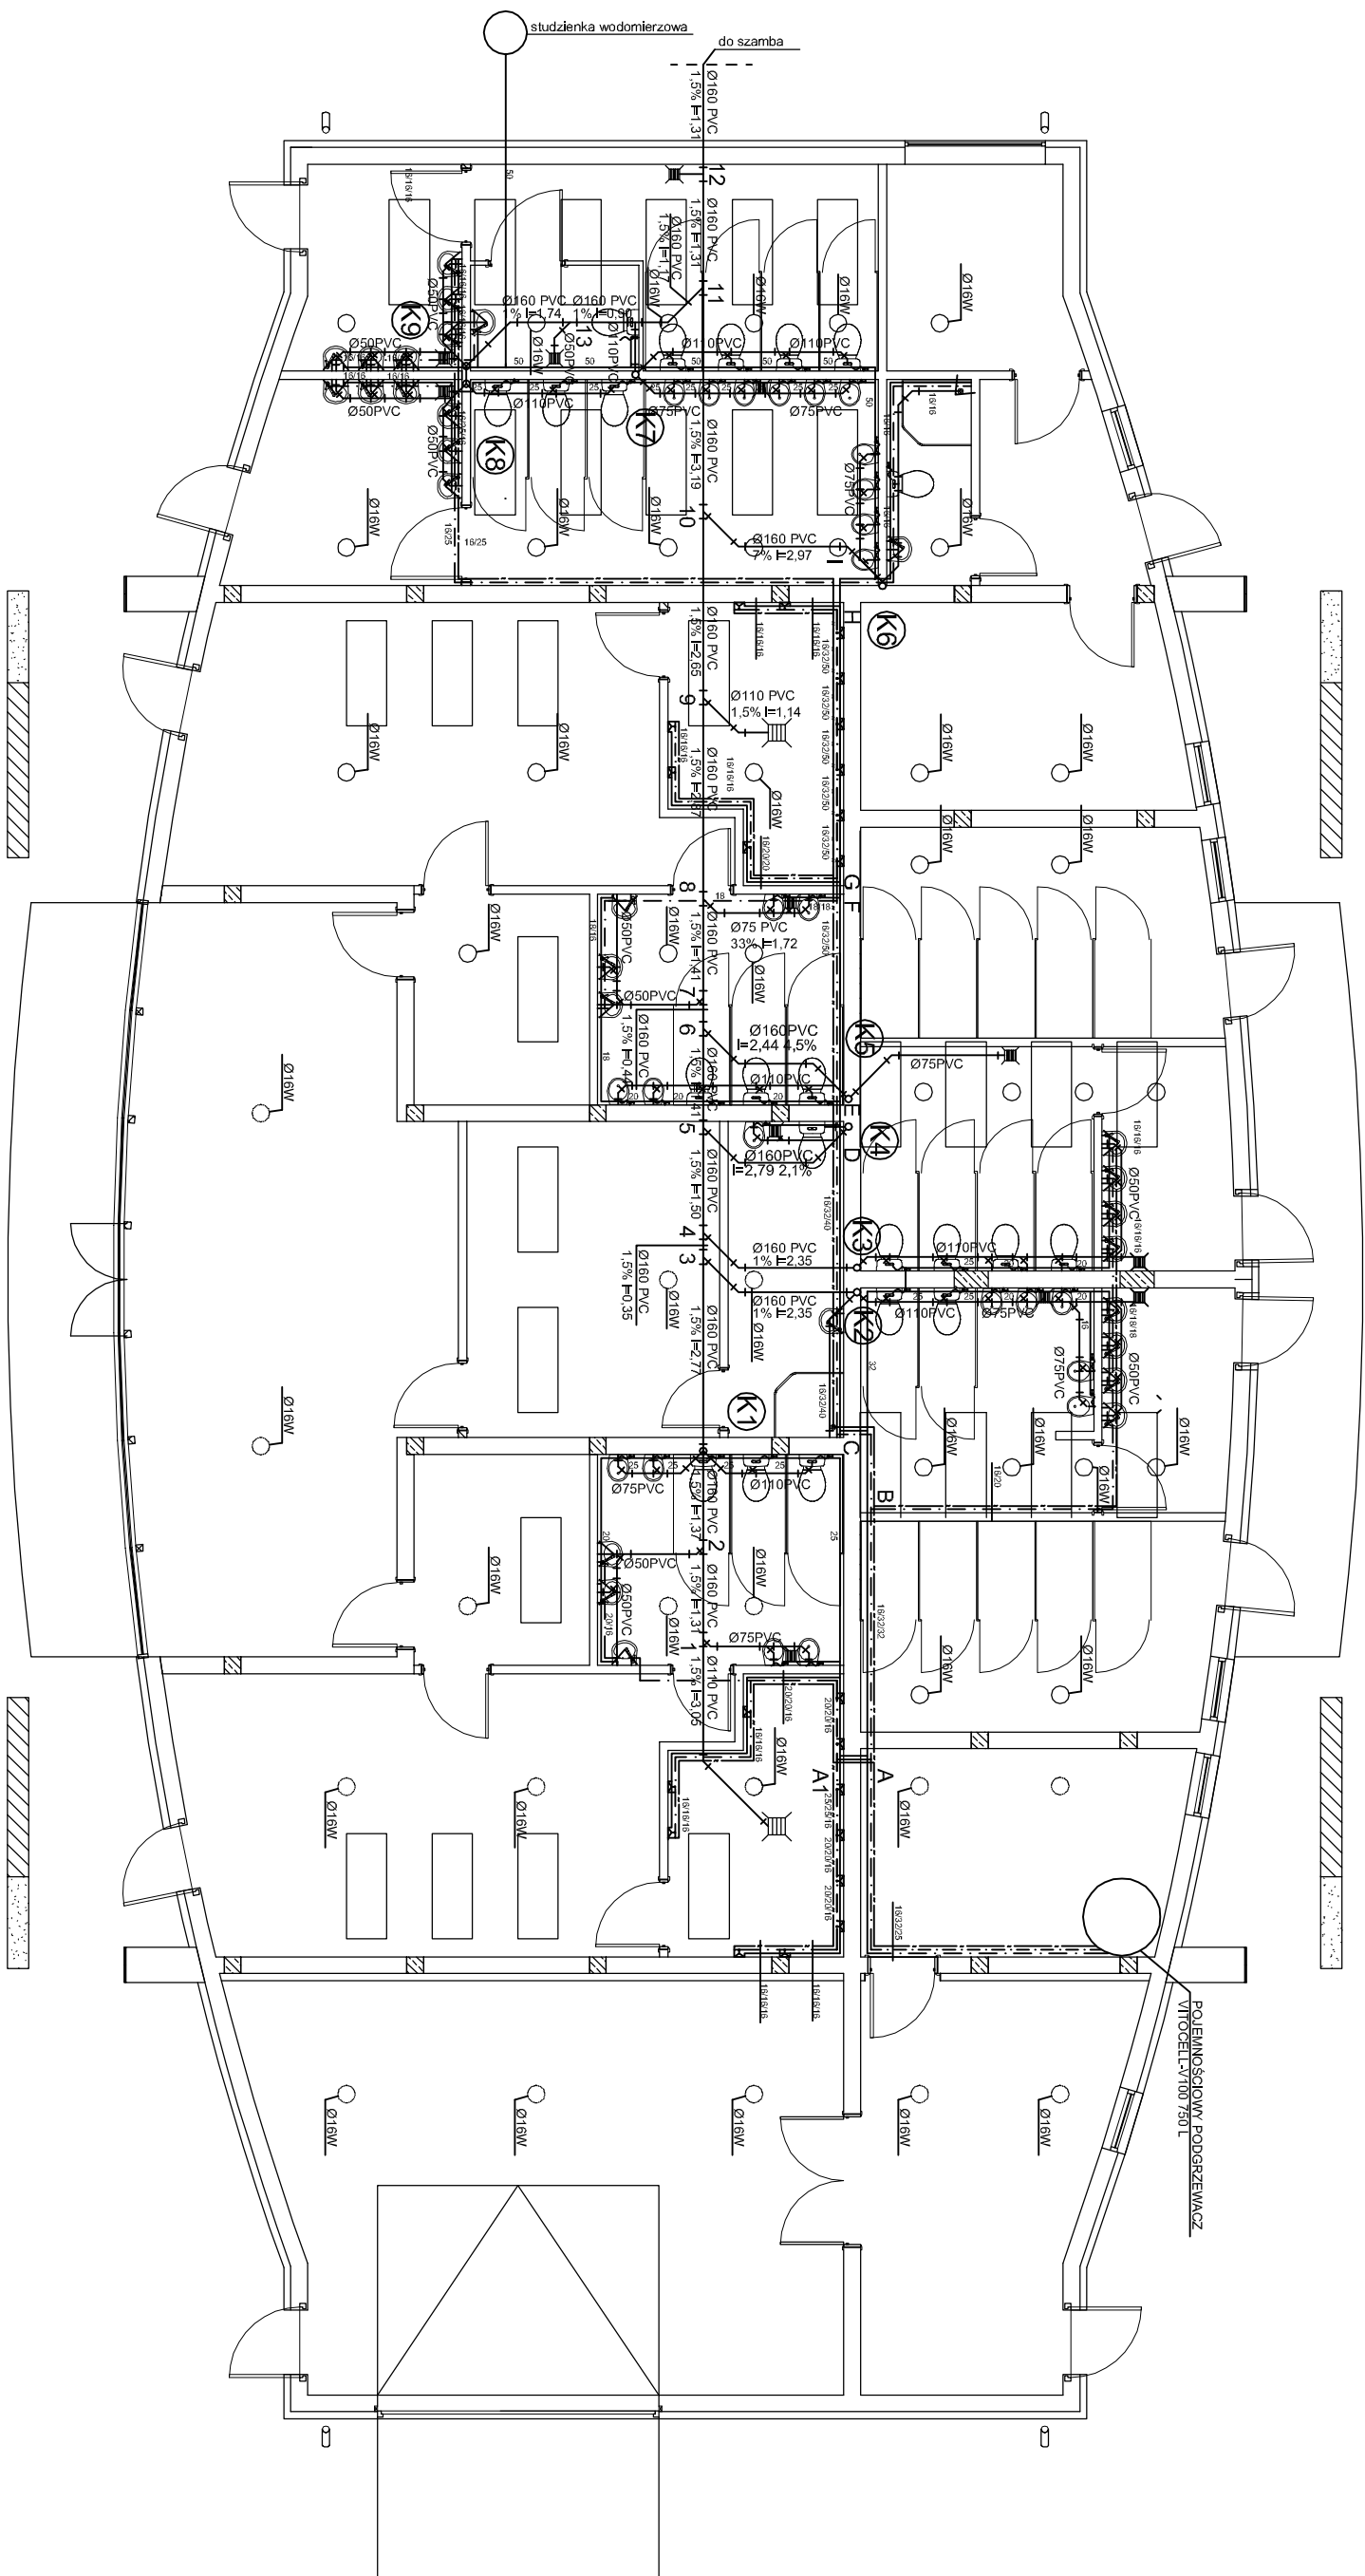

PROJEKTANTA	mgr inż. JACZYŃSKI
INŻYNIER	mgr inż. JACZYŃSKI
OPRACOWAŁ	mgr inż. JACZYŃSKI
DATA	02.02.2014
STRONA	3